


ESQUEMA UNIFILAR

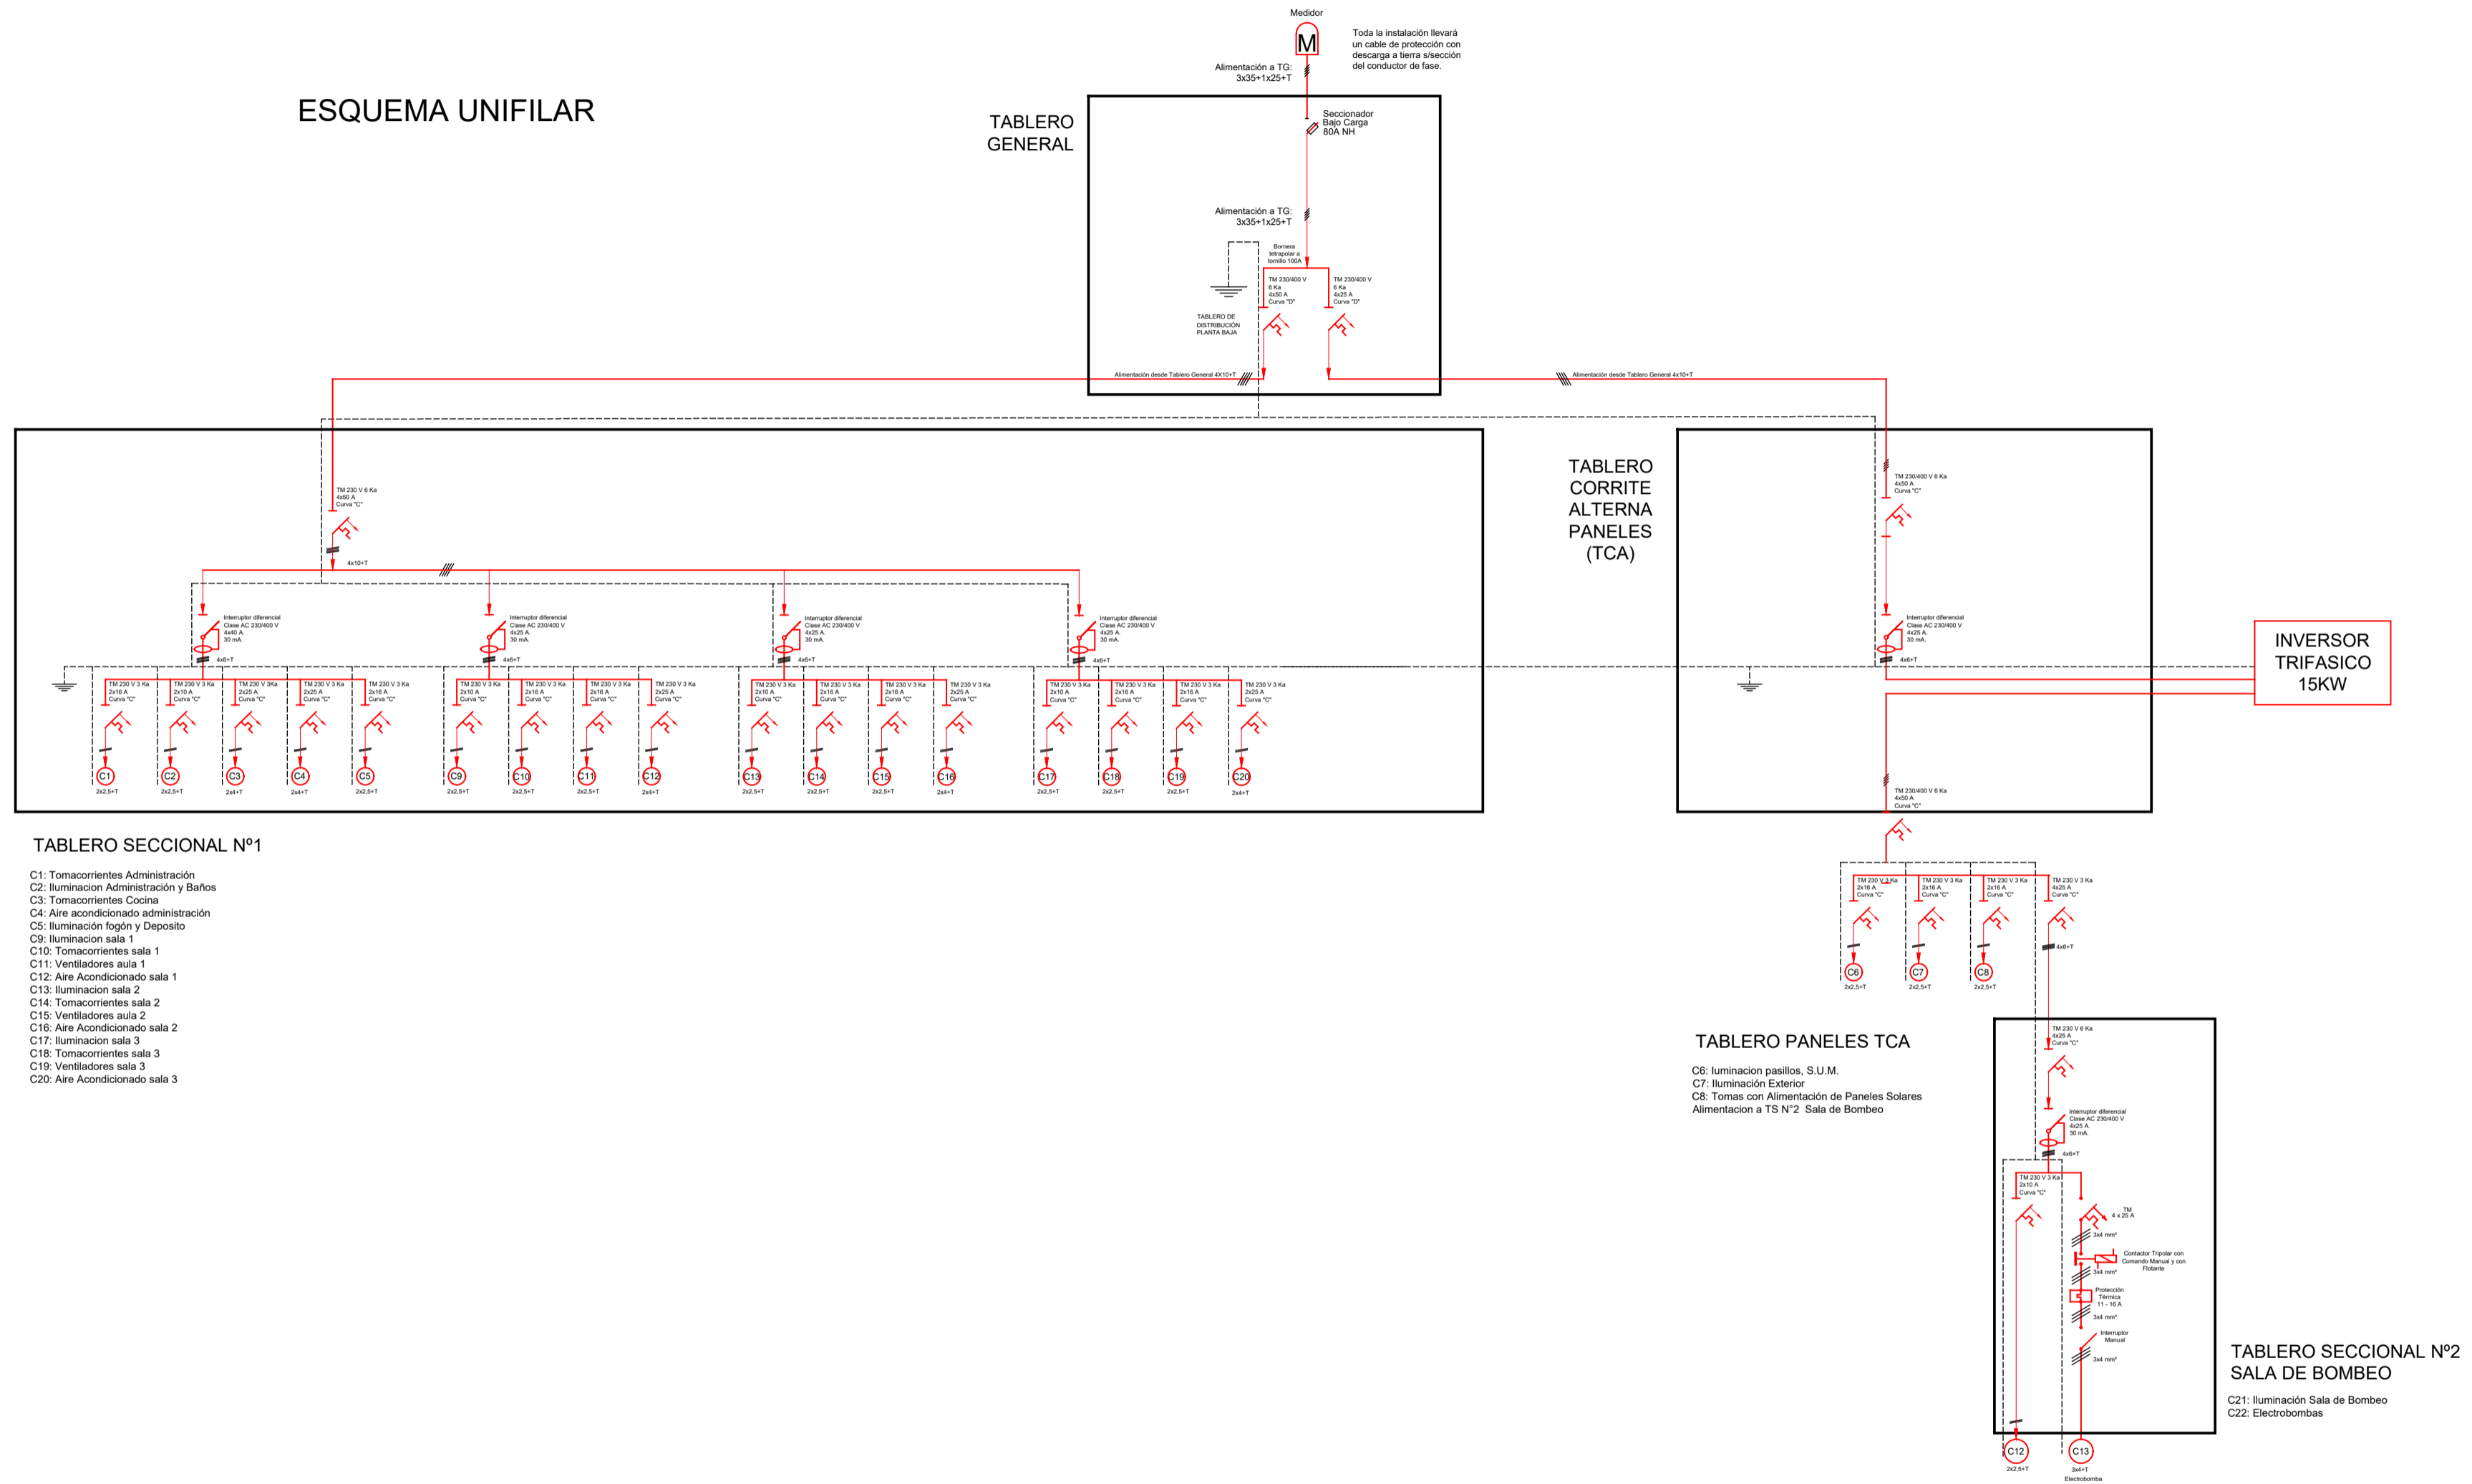

TABLERO SECCIONAL N°1


- C1: Tomacorrientes Administración
- C2: Iluminación Administración y Baños
- C3: Tomacorrientes Cocina
- C4: Aire acondicionado administración
- C5: Iluminación fogón y Deposito
- C9: Iluminación sala 1
- C10: Tomacorrientes sala 1
- C11: Ventiladores aula 1
- C12: Aire Acondicionado sala 1
- C13: Iluminación sala 2
- C14: Tomacorrientes sala 2
- C15: Ventiladores aula 2
- C16: Aire Acondicionado sala 2
- C17: Iluminación sala 3
- C18: Tomacorrientes sala 3
- C19: Ventiladores sala 3
- C20: Aire Acondicionado sala 3

TABLERO PANELES TCA

- C6: Iluminación pasillos, S.U.M.
- C7: Iluminación Exterior
- C8: Tomas con Alimentación de Paneles Solares Alimentación a TS N°2. Sala de Bombeo

TABLERO SECCIONAL N°2

- C21: Iluminación Sala de Bombeo
- C22: Electrobombas

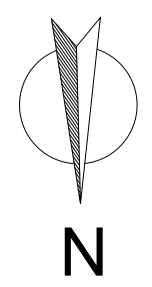

MINISTERIO DE EDUCACIÓN SUBSECRETARÍA DE INFRAESTRUCTURA ESCOLAR		Escuela Primaria N°274 Pje. Batel - Goya	CUE N°: 1801014-00 CUI N°: 1800482
		RESPONSABLE: Ing. Emilio Breard	NOMBRE: INST. ELÉCTRICA ESCALA: 1:200 PLANO N°: IEMT-08